
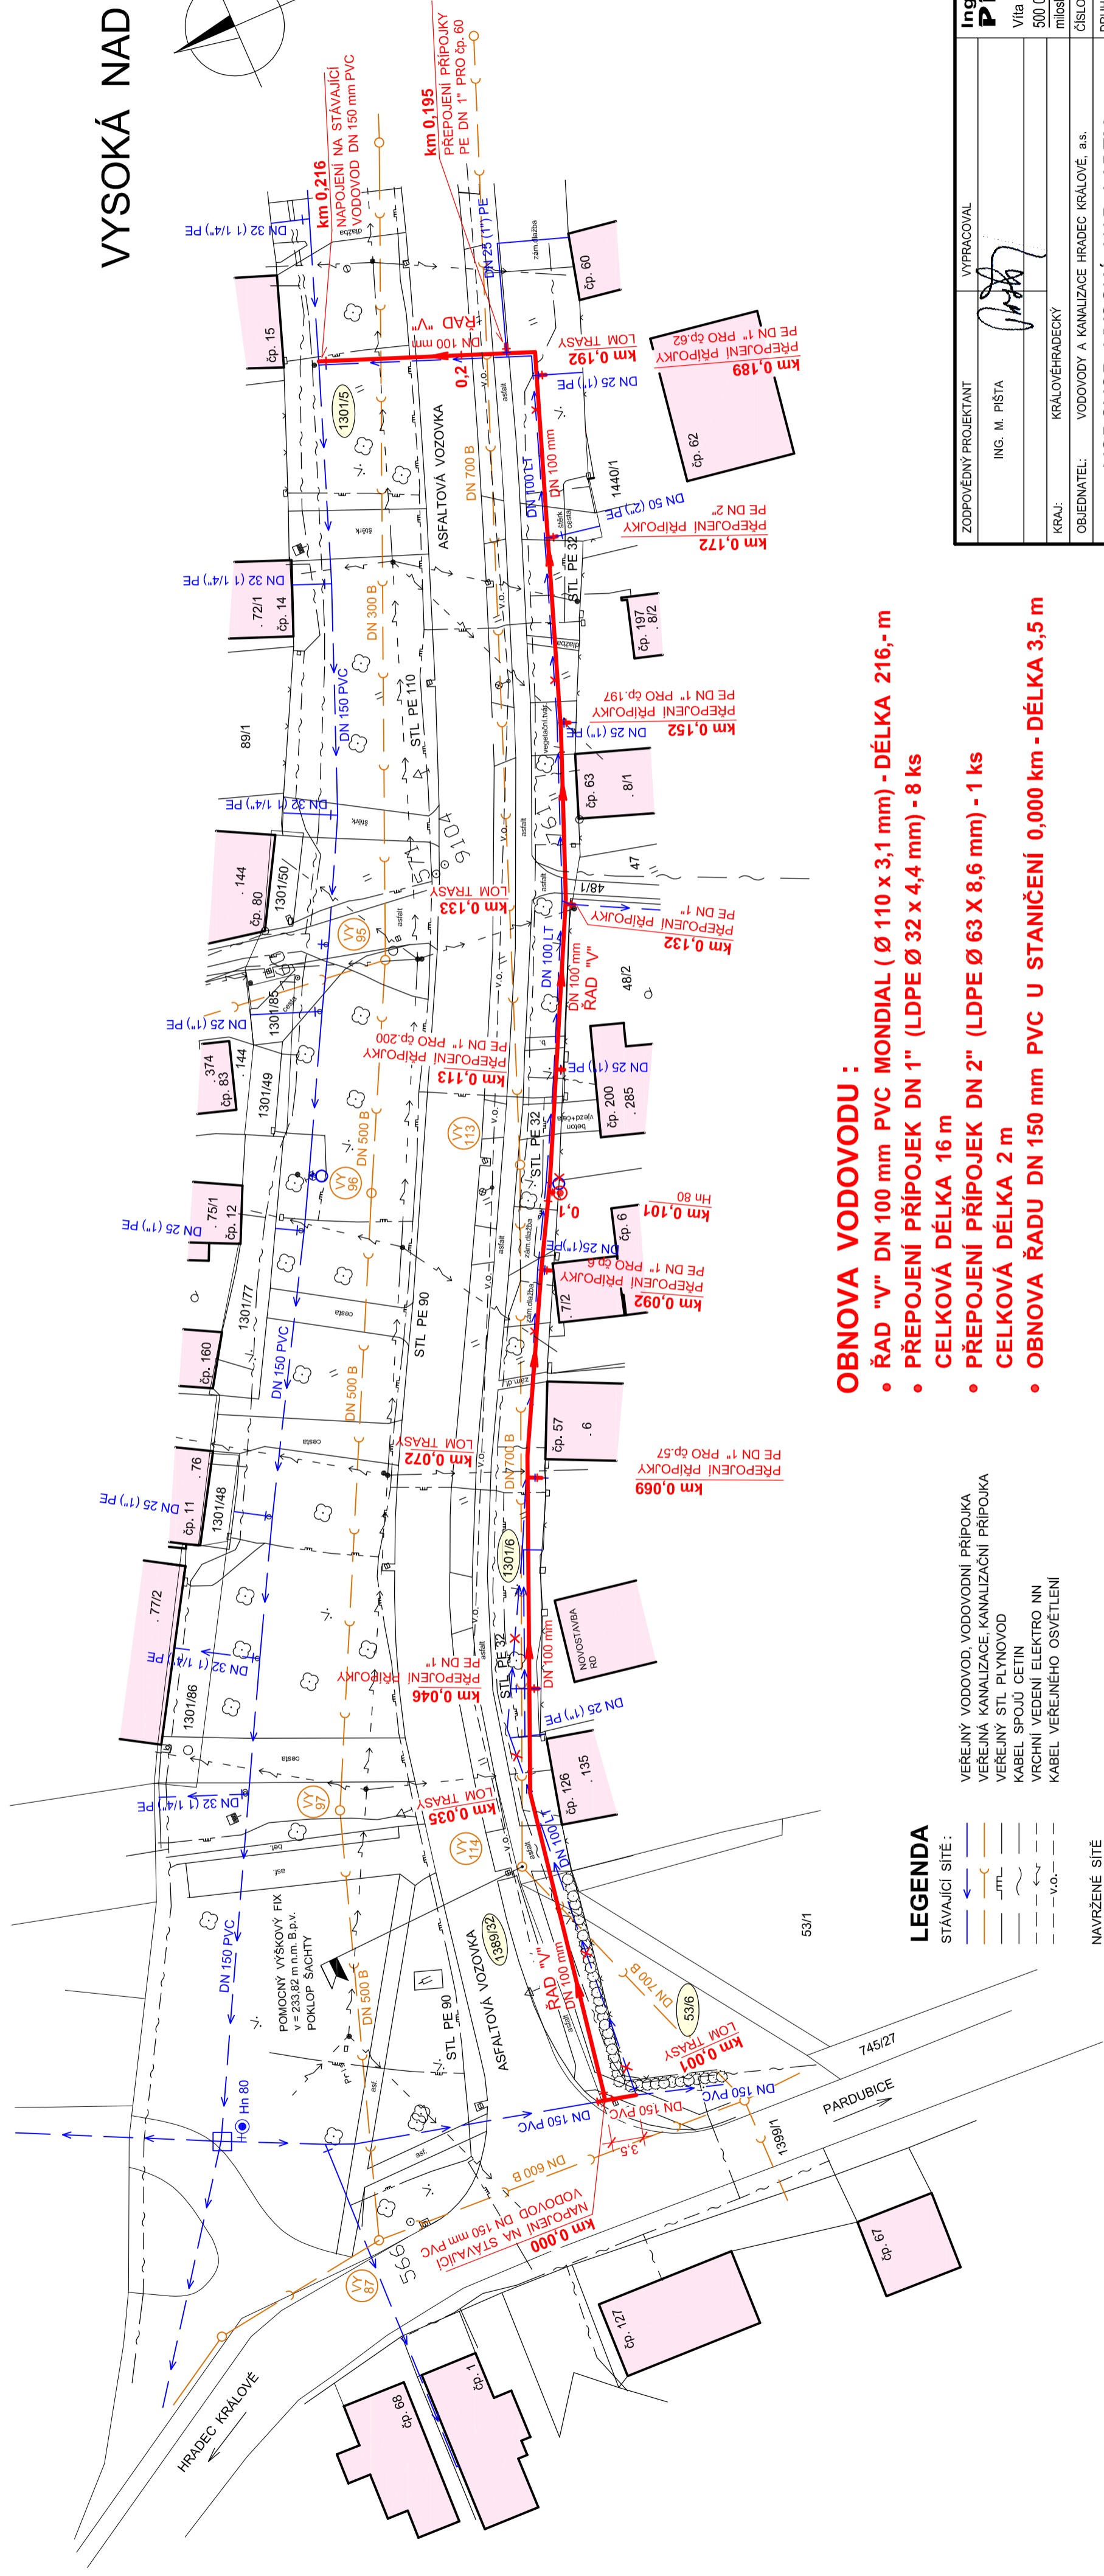


VYSOKÁ NAD LABEM

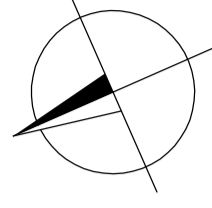

OBNOVA VODOVODU :

- ŘAD "V" DN 100 mm PVC MONDIAL (Ø 110 x 3,1 mm) - DÉLKA 216,- m
- PŘEPOJENÍ PŘÍPOJEK DN 1" (LDPE Ø 32 x 4,4 mm) - 8 ks
- CELKOVÁ DÉLKA 16 m
- PŘEPOJENÍ PŘÍPOJEK DN 2" (LDPE Ø 63 X 8,6 mm) - 1 ks
- CELKOVÁ DÉLKA 2 m
- OBNOVA ŘADU DN 150 mm PVC U STANIČENÍ 0,000 km - DÉLKA 3,5 m

LEGENDA

- STÁVAJÍCÍ SÍŤ :
- VEREJNÝ VODOVOD, VODOVODNÍ PŘÍPOJKA
 - VEREJNÁ KANALIZACE, KANALIZAČNÍ PŘÍPOJKA
 - VEREJNÝ STL PLYNOVOD
 - KABEL SPOJUJ OETIN
 - VRCHNÍ VEDENÍ ELEKTRO NN
 - KABEL VEREJNÉHO OSVĚTLENÍ
- NAVŘZENÉ SÍŤE
- "V" DN 100 mm
 - Hn

- OBNOVA VODOVODU, PŘEPOJENÍ VODOVODNÍ PŘÍPOJKY
- HYDRANT NADZEMNÍ
- KATASTRÁLNÍ ČÍSLO
- DOTČENÉHO POZEMKU

ZODPOVĚDNÝ PROJEKTANT	VYPRACOVAL	Ing. Milošlav PIŠTA PROJEKTIS Víta Nejedlého 893 500 03 HRADEC KRÁLOVÉ miloslav.pista@projektis.k.cz tel.: 604931492
ING. M. PIŠTA		ČÍSLO ZAKÁZKY 2019058
KRAJ: KRÁLOVÉHRADECKÝ	OBJEKTOVÝ NÁZEV: VODOVODY A KANALIZACE HRADEC KRÁLOVÉ, a.s.	DRUH PROJEKTU DPS
VODOVOD VYSOKÁ NAD LABEM, OBNOVA VODOVODNÍHO ŘADU OD čp.127 k čp.15		DATUM V. 2019
SITUACE VODOVODU		FORMÁT A4 3
		MĚŘÍTKO 1:500
		PŘÍLOHA D. 1